


PŮDORYS ZÁKLADŮ

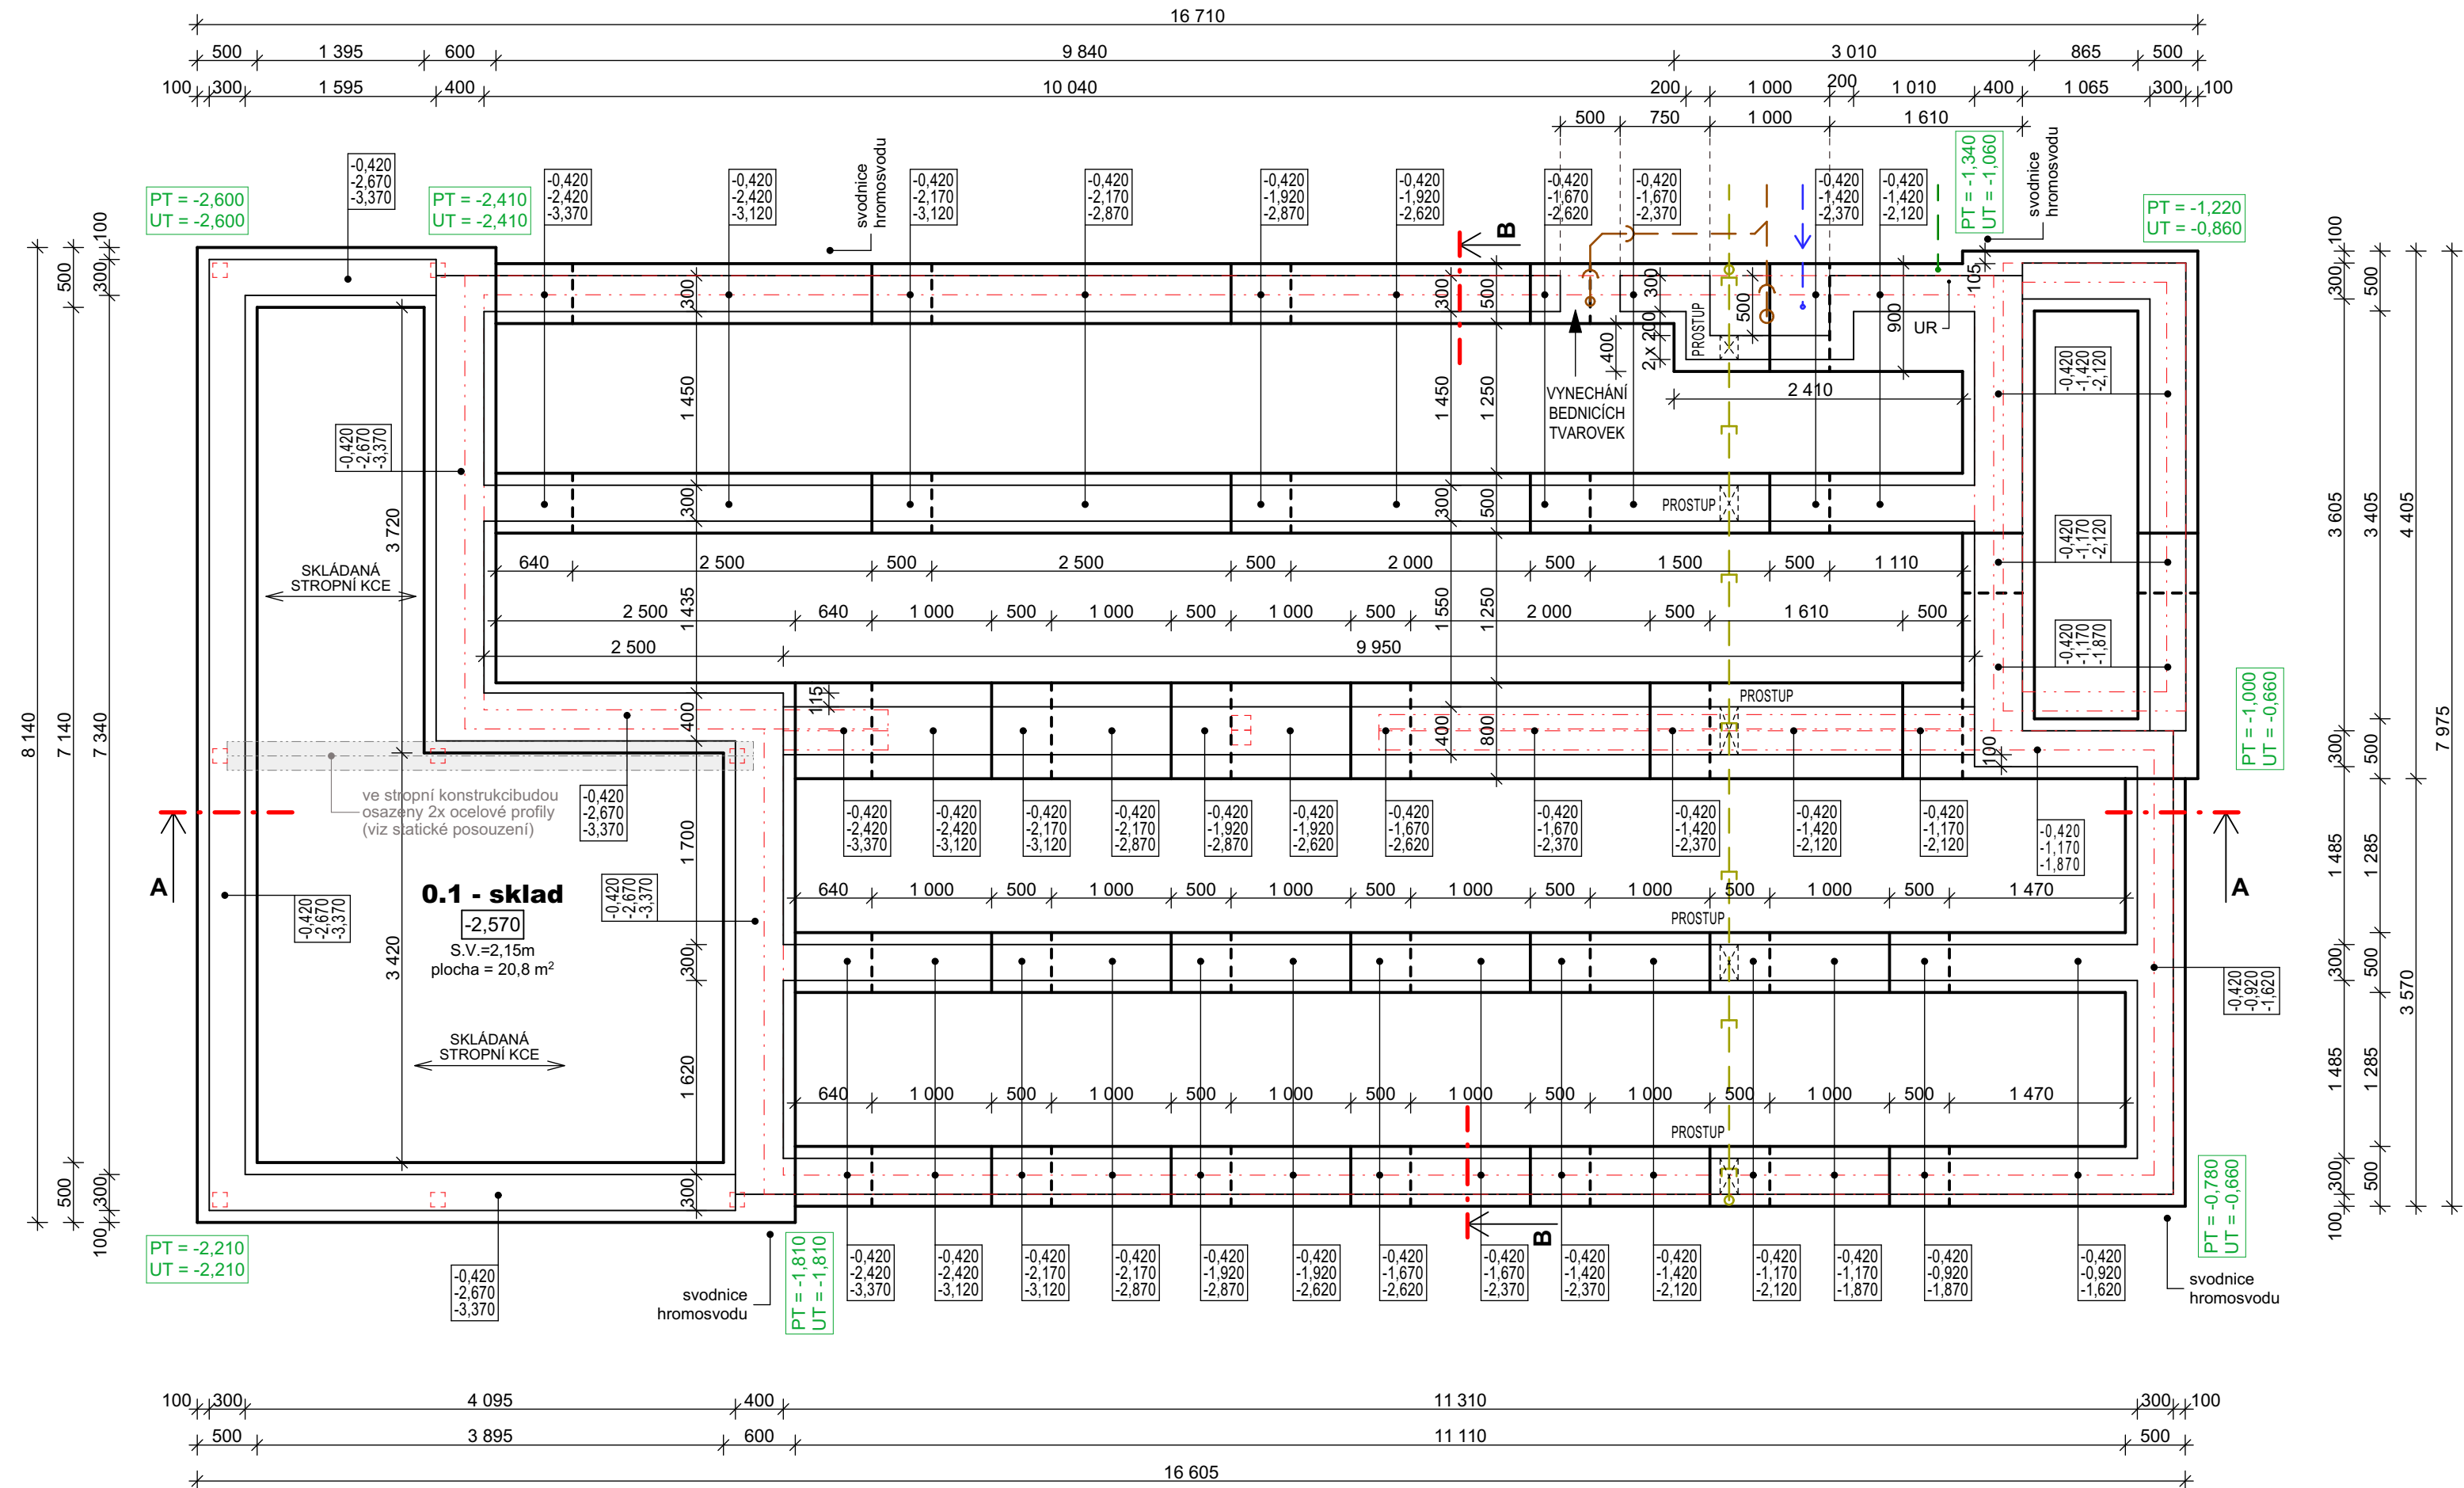

LEGENDA

- HRANY NOSNÝCH KONSTRUKCÍ STĚN
- HRANY ZTRACENÉHO BEDNĚNÍ
- SPLAŠKOVÁ KANALIZACE
- DEŠŤOVÁ KANALIZACE
- VODOVOD
- ELEKTRO

POZNÁMKA

PŮVODNÍ TERÉN JE VE SPÁDU SMĚREM OD ULICE DO ZAHRADY

UR - KULATINA PRO UZEMNĚNÍ ROZVADĚČE; TATO KULATINA BUDE VYVEDENA cca 1,5m NAD ZTRACENÉ BEDNĚNÍ A BUDE SPOJENA SE ZÁKLADOVÝM ZEMNÍČEM

ZÁKLADOVÉ PASY A ZTRACENÉ BEDNĚNÍ BUDOU VYARMOVÁNY DLE STATICKÉHO POSOUZENÍ. DO ZÁKLADOVÝCH PASŮ BUDE ULOŽEN ZEMNÍČÍ PÁSEK ZnFe 30x4, KTERÝ BUDE VYVEDEN NAD UPRAVENÝ TERÉN A BUDE VODIVĚ SPOJEN S EKVIPOTENCIÁLOU V HLAVNÍM ROZVADĚČI.

ZÁKLADOVÉ KONSTRUKCE BUDOU ŘEŠENY PRO KAŽDÝ RODINNÝ DŮM (1-9 a 12-20) JEDNOTLIVĚ V DALŠÍM STUPNI PROJEKTOVÉ DOKUMENTACE.

- 0,420 - HORNÍ HRANA ZTRACENÉHO BEDNĚNÍ
- 0,920 - HORNÍ HRANA ZÁKLADOVÉHO PASU
- 1,620 - SPODNÍ HRANA ZÁKLADOVÉHO PASU

TATO DOKUMENTACE BYLA ZPRACOVÁNA VE STUPNI DOKUMENTACE PRO SPOLEČNÉ STAVEBNÍ POVOLENÍ A ÚZEMNÍ ROZHODNUTÍ, NENAHRAZUJE PROVÁDĚCÍ DOKUMENTACI!

		Dobrovolského 800/4, 695 01 Hodonín IČ: 095 93 578 DIČ: CZ 095 93 578 tel.: +420 722 921 223, e-mail: info@elvorevprojekce.cz	
Zodp. projektant:	Radomír Chudárek	otisk razítka:	
Kontroloval:	Radomír Chudárek		
Vypracoval:	Vladimír Blaha		
Investor:	mařari s.r.o., Kaprova 42/14, Staré Město, 110 00 Praha 1		
Místo stavby:	parc. č.: 208/1, 208/5, 208/7, 208/10, 208/11, 208/13 a 208/15, k. ú.: Popovice u Uherského Hradiště		
Formát:	630 x 297 mm	Datum:	04/2024
Stupeň:	DSP + DŮR	Č. Zakázky:	00224
Akce:	LOKALITA RD POD HŘBITOVEM		
Objekt:	SO 01 RODINNÉ DOMY - 18 RD		
Část:	D.1.1 ARCHITEKTONICKO-STAVEBNÍ ŘEŠENÍ		
Obsah:	PŮDORYS ZÁKLADŮ		měřítko: 1:50 číslo výkresu: D.1.1.1